


LIŠTĚ VE SLEZSKU

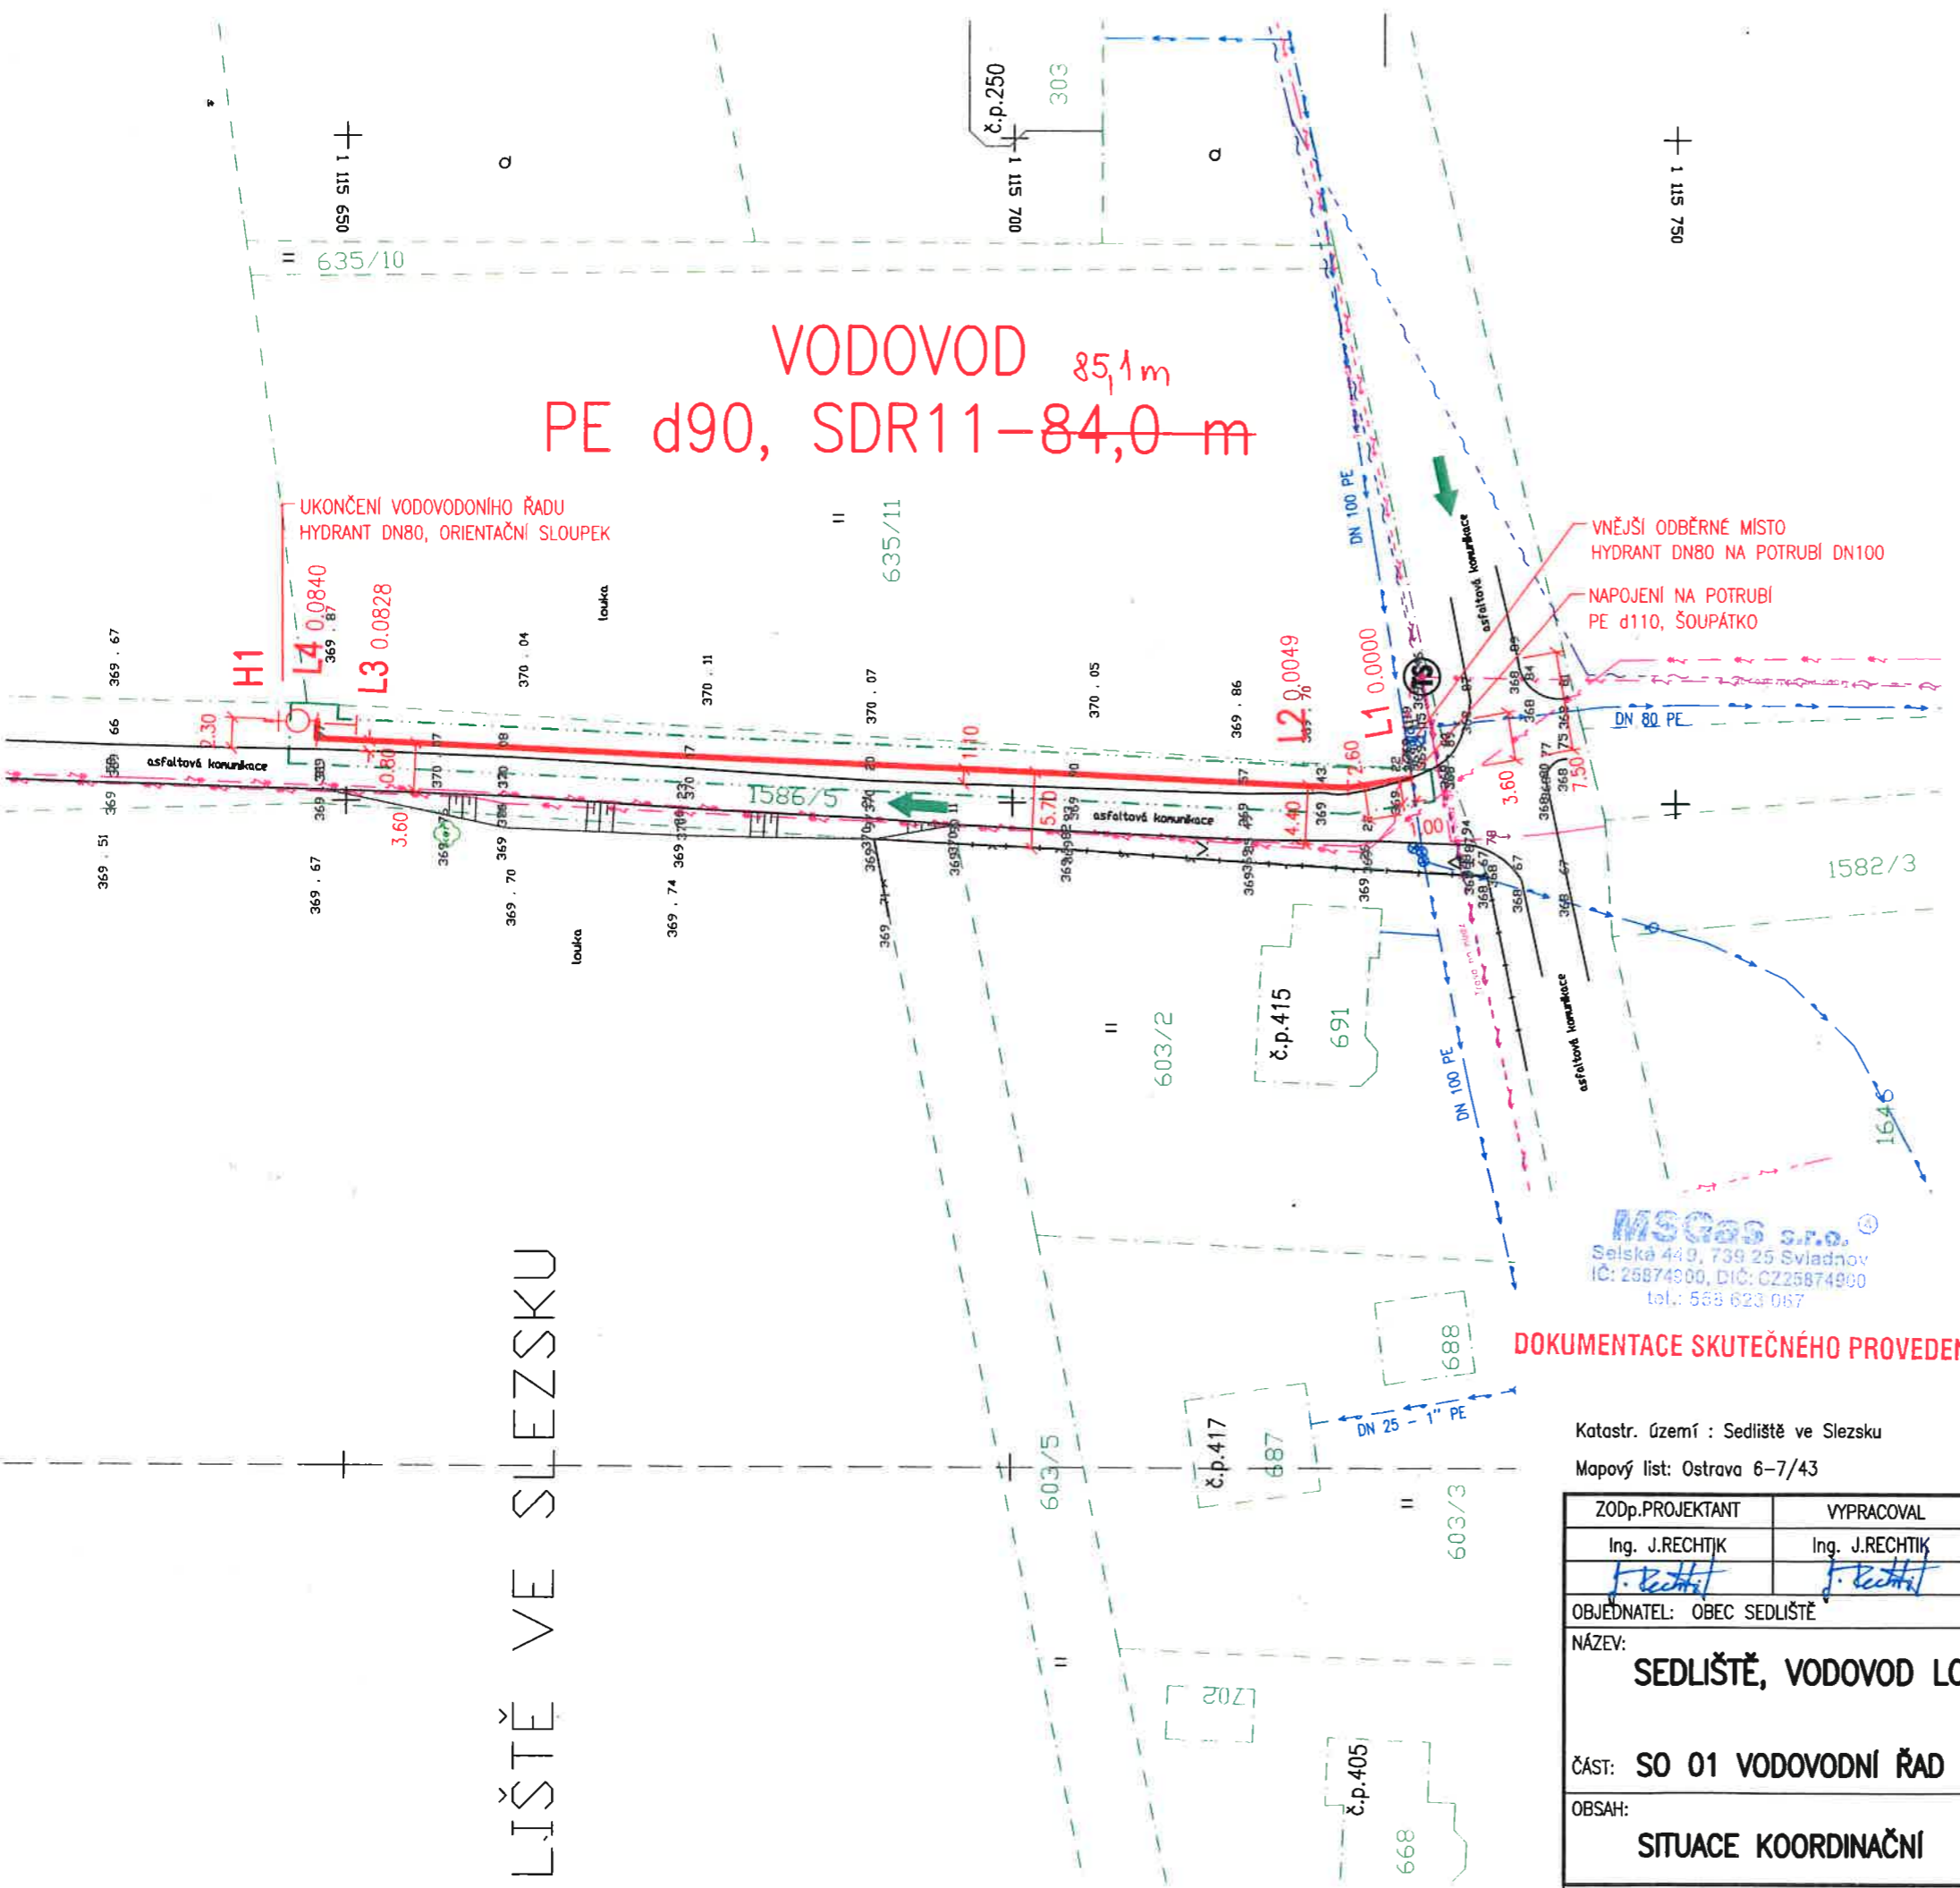

VODOVOD 85,1 m  
PE d90, SDR11-84,0 m

LEGENDA

- VODOVOD
- VODOVODNÍ ŘAD, OTEVŘENÝ VÝKOP
  - HYDRANT, VZDUŠNÍK
  - HYDRANT, KALNÍK

PŮVODNÍ SÍŤ TI


- KANALIZACE JEDNOTNÁ
- VODOVOD, PITNÁ VODA
- SILOVÉ VEDENÍ NN-NADZEMNÍ
- SILOVÉ VEDENÍ VN-NADZEMNÍ
- SILOVÉ VEDENÍ NN-PODZEMNÍ
- SILOVÉ VEDENÍ VN-PODZEMNÍ
- PLYNOVOD STL
- PLYNOVOD NTL
- KABEL VEŘEJNÉHO OSVĚTLENÍ
- SDĚLOVACÍ VEDENÍ PODZEMNÍ
- SDĚLOVACÍ VEDENÍ NADZEMNÍ

OSTATNÍ

- HRANICE POZEMKŮ DLE KN
- ROZHRANÍ PLOCH DLE KN

ORGANIZACE STAVENIŠTĚ

- OBVOD STAVENIŠTĚ
- PŘÍJEZD NA STAVENIŠTĚ

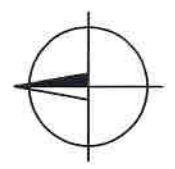

**MIS Gas s.r.o.**  
Selská 449, 739 25 Svladnov  
IČ: 25874900, DIČ: CZ25874900  
tel.: 563 623 067

DOKUMENTACE SKUTEČNÉHO PROVEDENÍ

Katastr. území : Sedliště ve Slezsku  
Mapový list: Ostrava 6-7/43

POLOHU PODZEMNÍCH VEDENÍ NELZE VYTÝČOVAT ODMĚROVÁNÍM VZDÁLENOSTÍ NA VÝKRESE. PŘESNÉ VYZNAČENÍ VŠECH PODZEMNÍCH VEDENÍ ZJISTIT VYTÝČENÍM PŘED ZAHÁJENÍM STAVBY.		
Geodetické zaměření :	SOUŘADNICOVÝ SYSTÉM	JTSK
GAKO—Oblouk s.r.o., IČO: 48750158 Hasičská 52 559, 700 30 Ostrava—Hrabůvka tel.: 603412398	VÝŠKOVÝ SYSTÉM	B.p.v.
	DATUM	07/2019
	PLATNOST IS	1 rok

ZODp.PROJEKTANT	VYPRACOVAL	KRESLIL	KONTRLOVAL	<b>RECHTIK PROJEKT</b>
Ing. J.RECHTIK	Ing. J.RECHTIK			
OBJEDNATEL: OBEC SEDLIŠTĚ				VODOHOSPODÁŘSKÉ STAVBY
NÁZEV: <b>SEDLIŠTĚ, VODOVOD LOKALITA ČERNÁ ZEM</b>				DATUM 03/2020
ČAST: <b>SO 01 VODOVODNÍ ŘAD</b>				STUPEŇ DPS
OBSAH: <b>SITUACE KOORDINAČNÍ</b>				ČÍS. ZAKÁZKY 11-1/2019
RECHTIK-PROJEKT, Hornopolní 12, 702 00 Ostrava, tel.596 618 468, e-mail. rechtek-jrp@volny.cz				POČET FORMÁTŮ 2 x A4
				MĚŘÍTKO 1 : 500
				ARCHIVNÍ ČÍSLO <b>11-1/2019</b>
				Č.V. <b>C.3</b>